
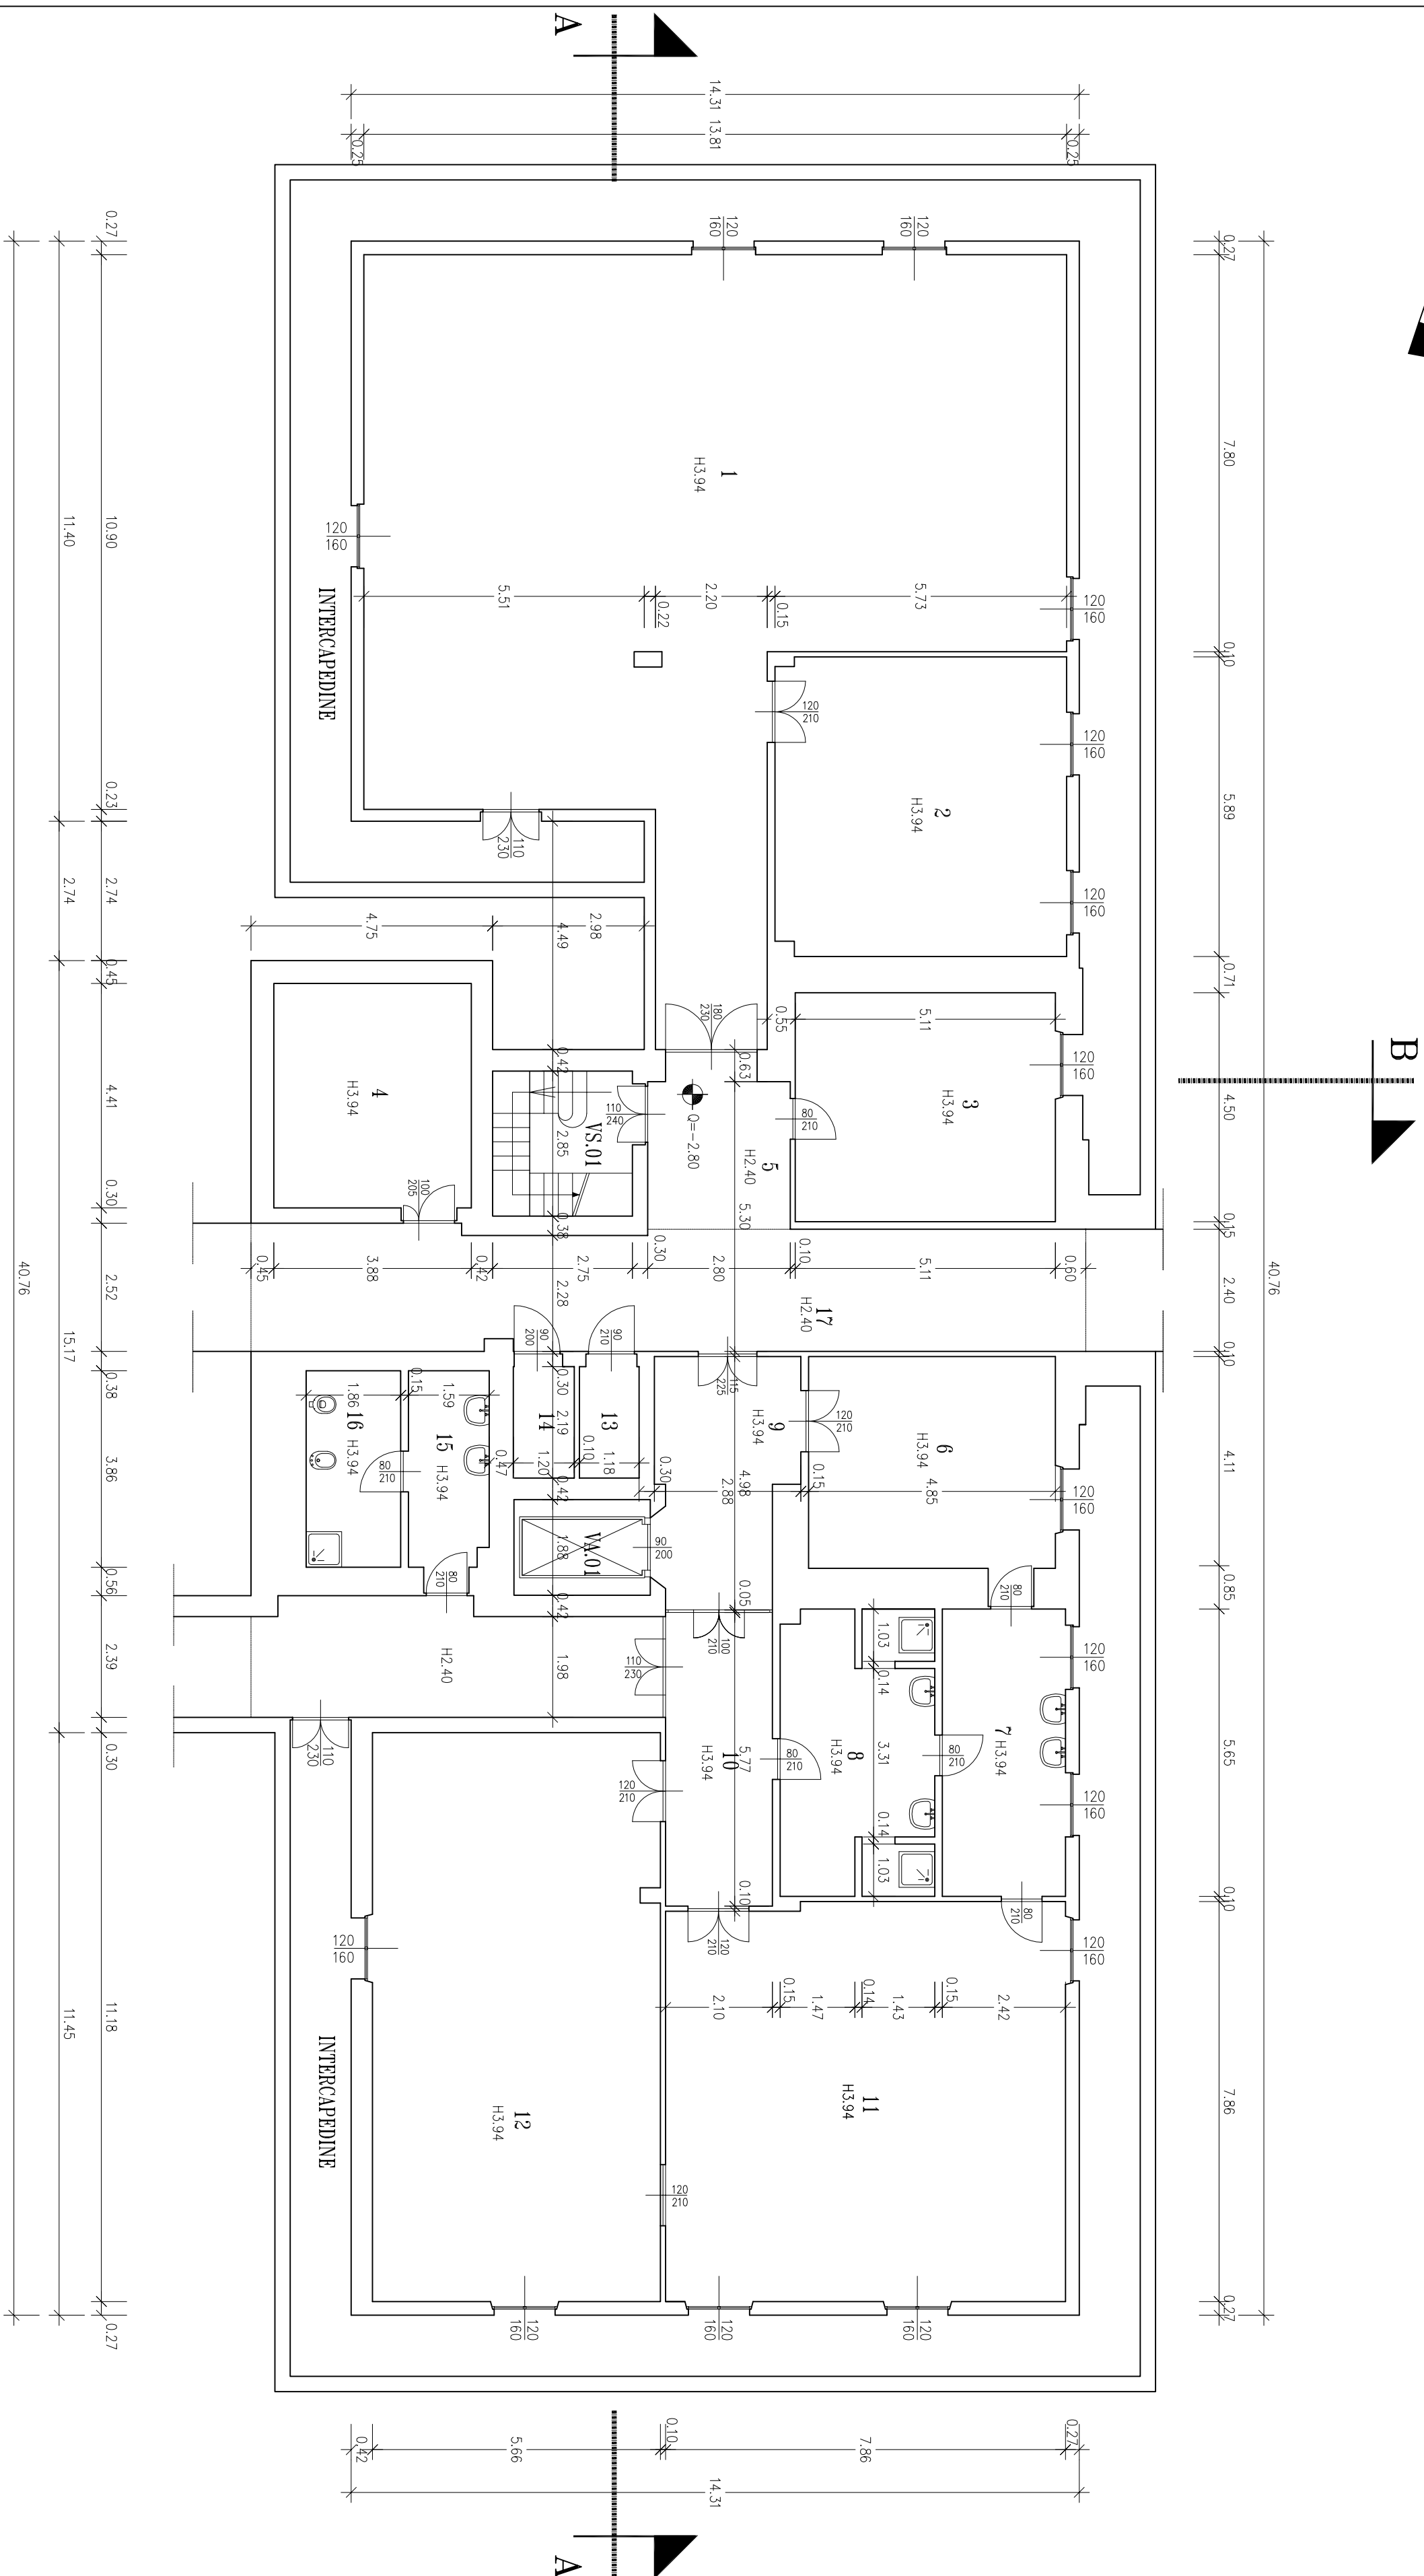


IDENTIFICATIVO FABBRICATO E PIANO 17.PC.	
NUMERO VANO	DESTINAZIONE D'USO
01	LOCALE TECNICO
02	LOCALE INVEZIONI
03	LOCALE CAMPIONI -PEZZI ANATOMICI
04	CONSERVAZIONE ORGANI
05	DISMEPNO
06	LOCALE CAMPIONI-PEZZI ANATOMICI
07	FILTRO SPOGLIATOI
08	FILTRO ADETTI
09	DISMEPNO
10	CORRIDOIO
11	LOCALE AUTOPSIE
12	LOCALE CELLE FRIGORIFERE
13	LOCALE TECNICO
14	VANO ASCENSORE NON ATTIVO
15	SERVIZI IGIENICI
16	SERVIZI IGIENICI
17	CORRIDOIO
VS.01	VANO SCALA
VA.01	VANO ASCENSORE

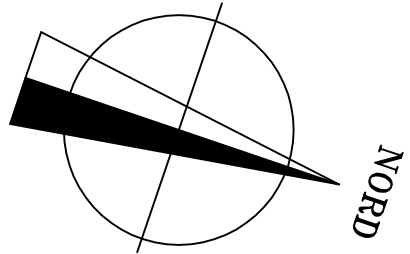

FONDAZIONE IRCCS POLICLINICO "SAN MATTEO"

Istituto di Ricerche e Cura a Carattere Scientifico
di Diritto Pubblico (D.M. 28/4/2006)
V.le Gaele, 19 27100 PAVIA

S.C. TECNICO-PATRIMONIALE

DIRIGENTE
LAVORO
Pad. 17 - Camera Mortuaria

TITOLI LABORATIVI		PAGINA NUM. 1	
PIANTA PIANO CANTINA		DATA 13 Gen. 2011	SCALA 1:100
		DIVISIONE	
		1	4
		2	5
3	6		
FILE	PROG.	CLIP	
I/pes 41215.dwg			

PROGETTO	
----------	--

S.C. TECNICO-PATRIMONIALE	
Il Progettista e Direttore dei Lavori	La Proprietà

Il Responsabile del Procedimento	Impresa Esecutrice
----------------------------------	--------------------

