


Pad. 09b
ACCELERATORE LINEARE

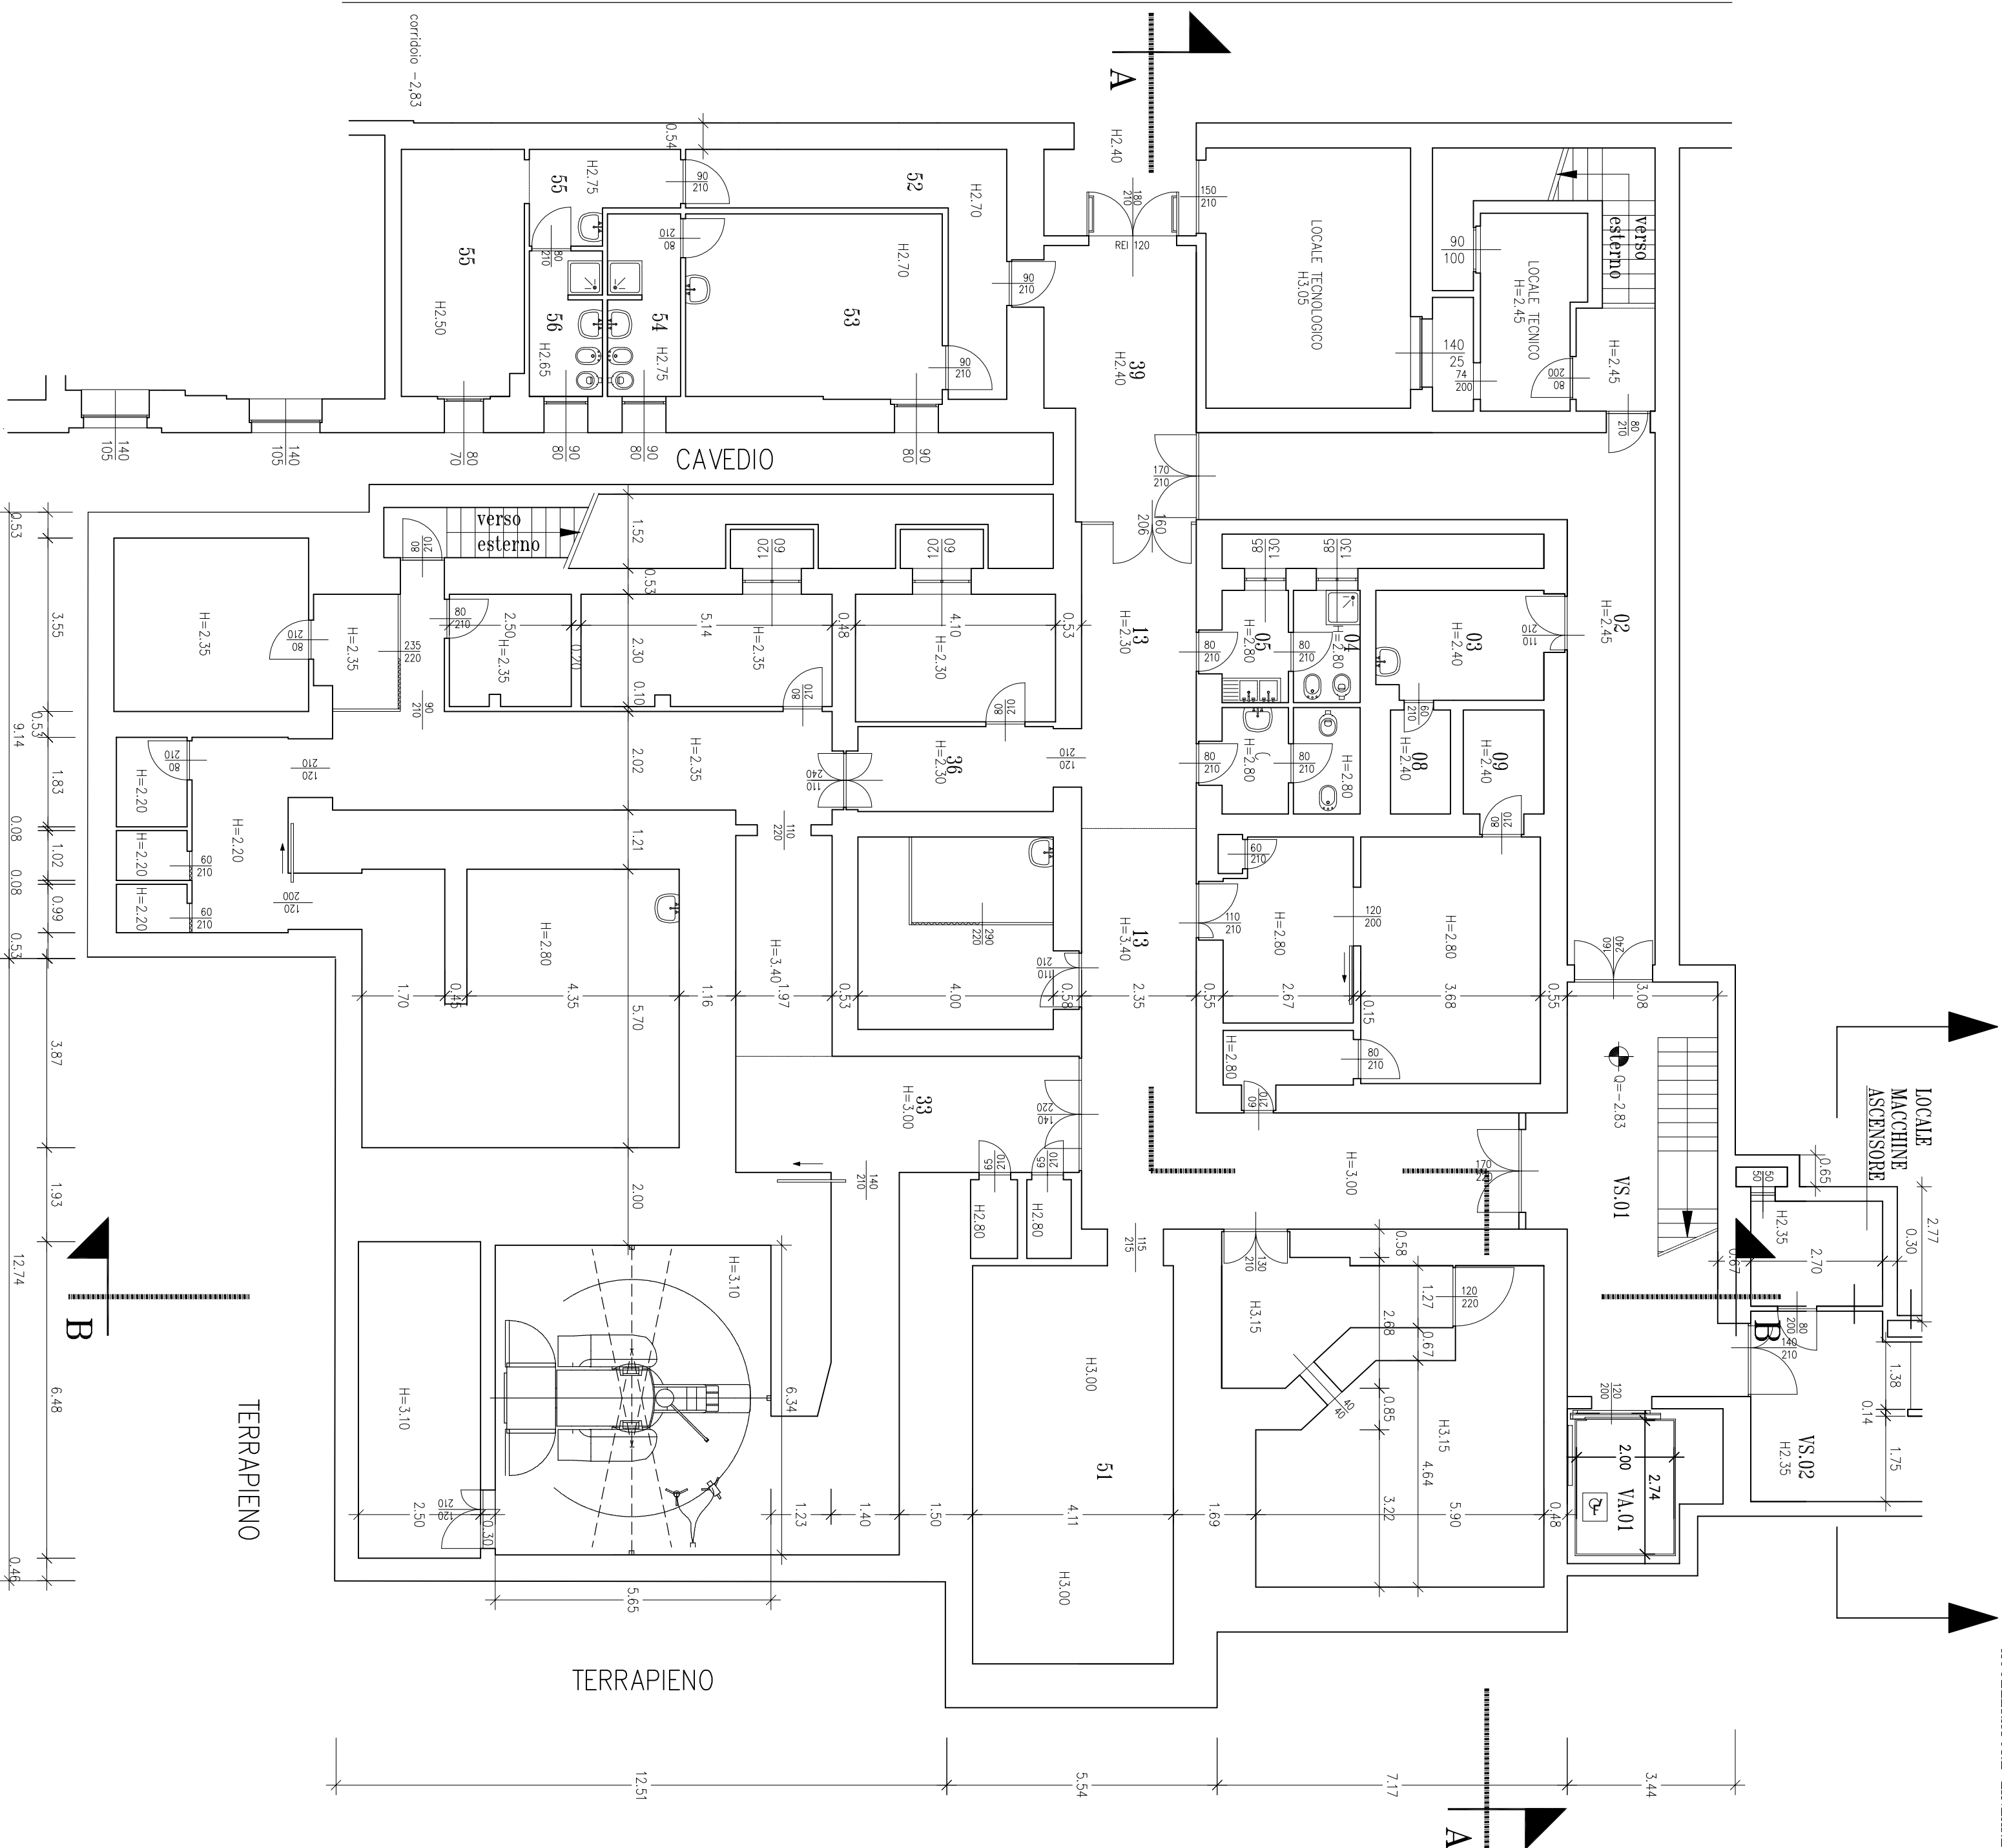

IDENTIFICATIVO FABBRICATO E PIANO	
09.PC.	
NUMERO VANO	DESTINAZIONE D'USO
01	eliminato
02	CORRIDOIO
03	SERVIZI GENERALI
04	SERVIZI IGIENICI
05	SERVIZI IGIENICI
06	SERVIZI IGIENICI
07	SERVIZI IGIENICI
08	SERVIZI GENERALI
09	SERVIZI GENERALI
10	AMBULATORIO
11	STUDIO
12	SPOGLIATOIO
13	CORRIDOIO
14	TERAPIA
15	TERAPIA
19	SPOGLIATOIO
20	SPOGLIATOIO
21	ACCELERATORE LINEARE
22	ATTREZZATURE
23	BUNKER LIBERO
24	DISIMPEGNO
25	SPOGLIATOIO
26	SPOGLIATOIO
27	SPOGLIATOIO
29	REFERITI
30	CAMERA OSCURA
31	OFFICINA
32	CORRIDOIO
33	TERAPIA
34	AMBULATORIO
35	AMBULATORIO
36	CORRIDOIO
37	UFFICIO
39	DISIMPEGNO
51	PROCEDURE
52	CORRIDOIO
53	SPOGLIATOIO
54	SERVIZIO IGIENICO
55	SPOGLIATOIO
56	SERVIZIO IGIENICO
VS.01	VANO SCALA
VA.01	VANO ASCENSORE



FONDAZIONE
IRCCS POLICLINICO "SAN MATTEO"

Istituto di Ricovero e Cura a Carattere Scientifico
di Diritto Pubblico (D.M. 28/4/2006)
Viale Golgi, 19 - 27100 PAVIA

S.C. TECNICO-PATRIMONIALE

UBICAZIONE	LANZARO	TAVOLA	DATA
09 - Radioterapia		1	SCALA 1:100
		REV.	DATA
		1	17 Aprile 2012
			06 Ago 2012
			05 Dic 2012
DISEGNO	FILE	opgawg	
Pianta Piano Cantina			

PROGETTO	Il Responsabile del Procedimento
S.C. TECNICO-PATRIMONIALE	
Il Progettista	La Proprietà
Collaboratori:	
Edite:	Impresa Esecutrice:
Elettrico:	
Mecanico:	